
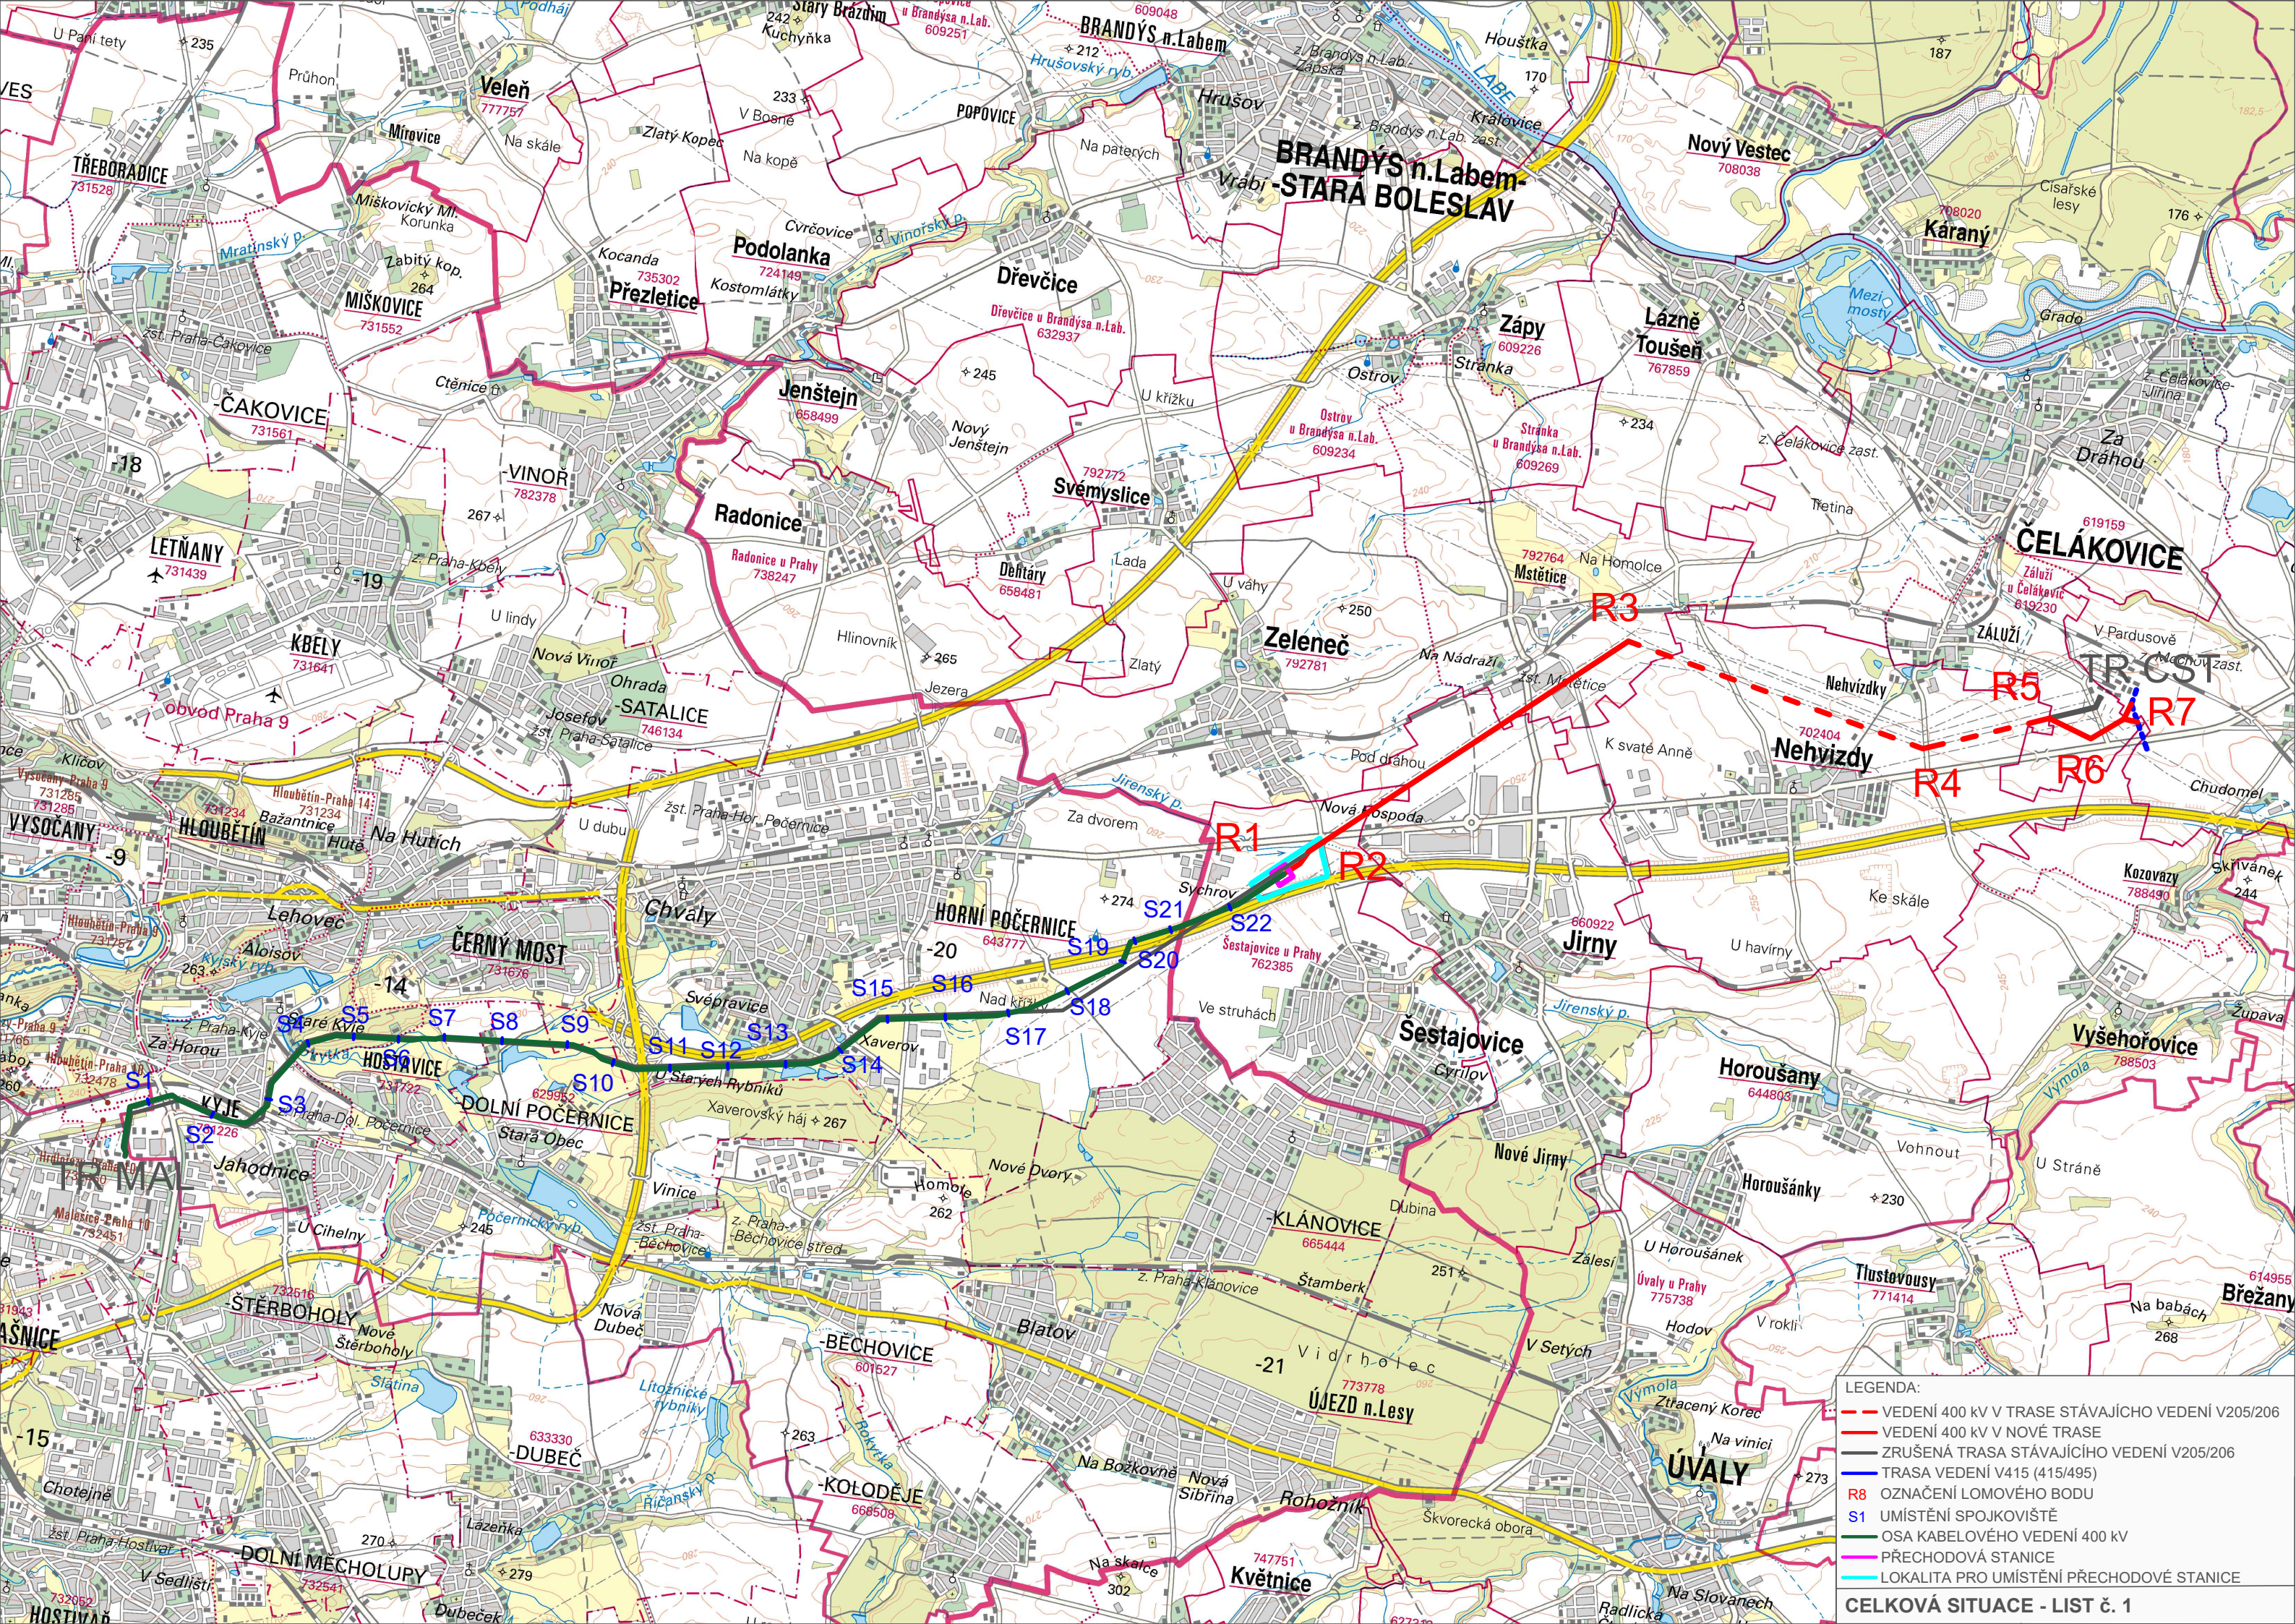
						
	ZMĚNA			INDEX	JMÉNO	DATUM
DRŽITEL PRÁV K DOKUMENTACI:	NÁZEV ZAKÁZKY: V205/206 – PŘESTAVBA NA 400 kV				TRÍDICÍ ZNAK:	
	ČÍSLO ZAKÁZKY:	01C.0157	STUPEŇ:	EIA	STAVEBNÍ OBJEKT:	DATUM: 07/2024
	NAVRHL:	CELKOVÁ SITUACE PŘÍLOHA č. 11.1				
KRESLIL: ING. KAMLER						
ZODPOVĚDNÝ PROJEKTANT: DR. ING. SKOUMAL	MĚŘÍTKO: 1 : 50 000	FORMÁT: A3	ARCH. ČÍSLO:	LIST: 1/1	INDEX:	



- LEGENDA:
- VEDENÍ 400 kV V TRASE STÁVAJÍCÍHO VEDENÍ V205/206
 - VEDENÍ 400 kV V NOVÉ TRASE
 - ZRUŠENÁ TRASA STÁVAJÍCÍHO VEDENÍ V205/206
 - TRASA VEDENÍ V415 (415/495)
 - R OZNAČENÍ LOMOVÉHO BODU
 - S UMÍSTĚNÍ SPOJKOVIŠTĚ
 - OSA KABELOVÉHO VEDENÍ 400 kV
 - PŘECHODOVÁ STANICE
 - LOKALITA PRO UMÍSTĚNÍ PŘECHODOVÉ STANICE